



SIMBOLO	DESCRIZIONE
	Quadro Elettrico con grado di protezione IP idoneo alla zona di installazione - Quadro Seminterrato - Quadro Piano Primo - Quadro Piano Secondo
	Placante unipolare da inserire su scatola portafuori
	Interuttore unipolare da inserire su scatola portafuori
	Sensore infrarosso da inserire su scatola portafuori
	Corpo luce generico installato a soffitto
	Corpo luce generico installato a parete
	Faretto da incasso P165
	Placchiera LED a soffitto 60W IP65
	Placchiera LED da incasso o a soffitto 40W 60/80mm
	Gruppo autonomo di emergenza (S.E.) 11h-2-24W
	Presse per impianti tecnologici - EDP - Dati - TV - Televisione
	Presse (NEE) 10/16A da inserire su scatole portafuori con alveoli di protezione
	Scatole portafuori
	Gruppo Presse (VEDI PARTICOLARE)
	Back Data
	Posizione di lavoro (VEDI PARTICOLARE)
	Nodo equipotenziale da inserire all'interno del quadro OE / Allaccio sep

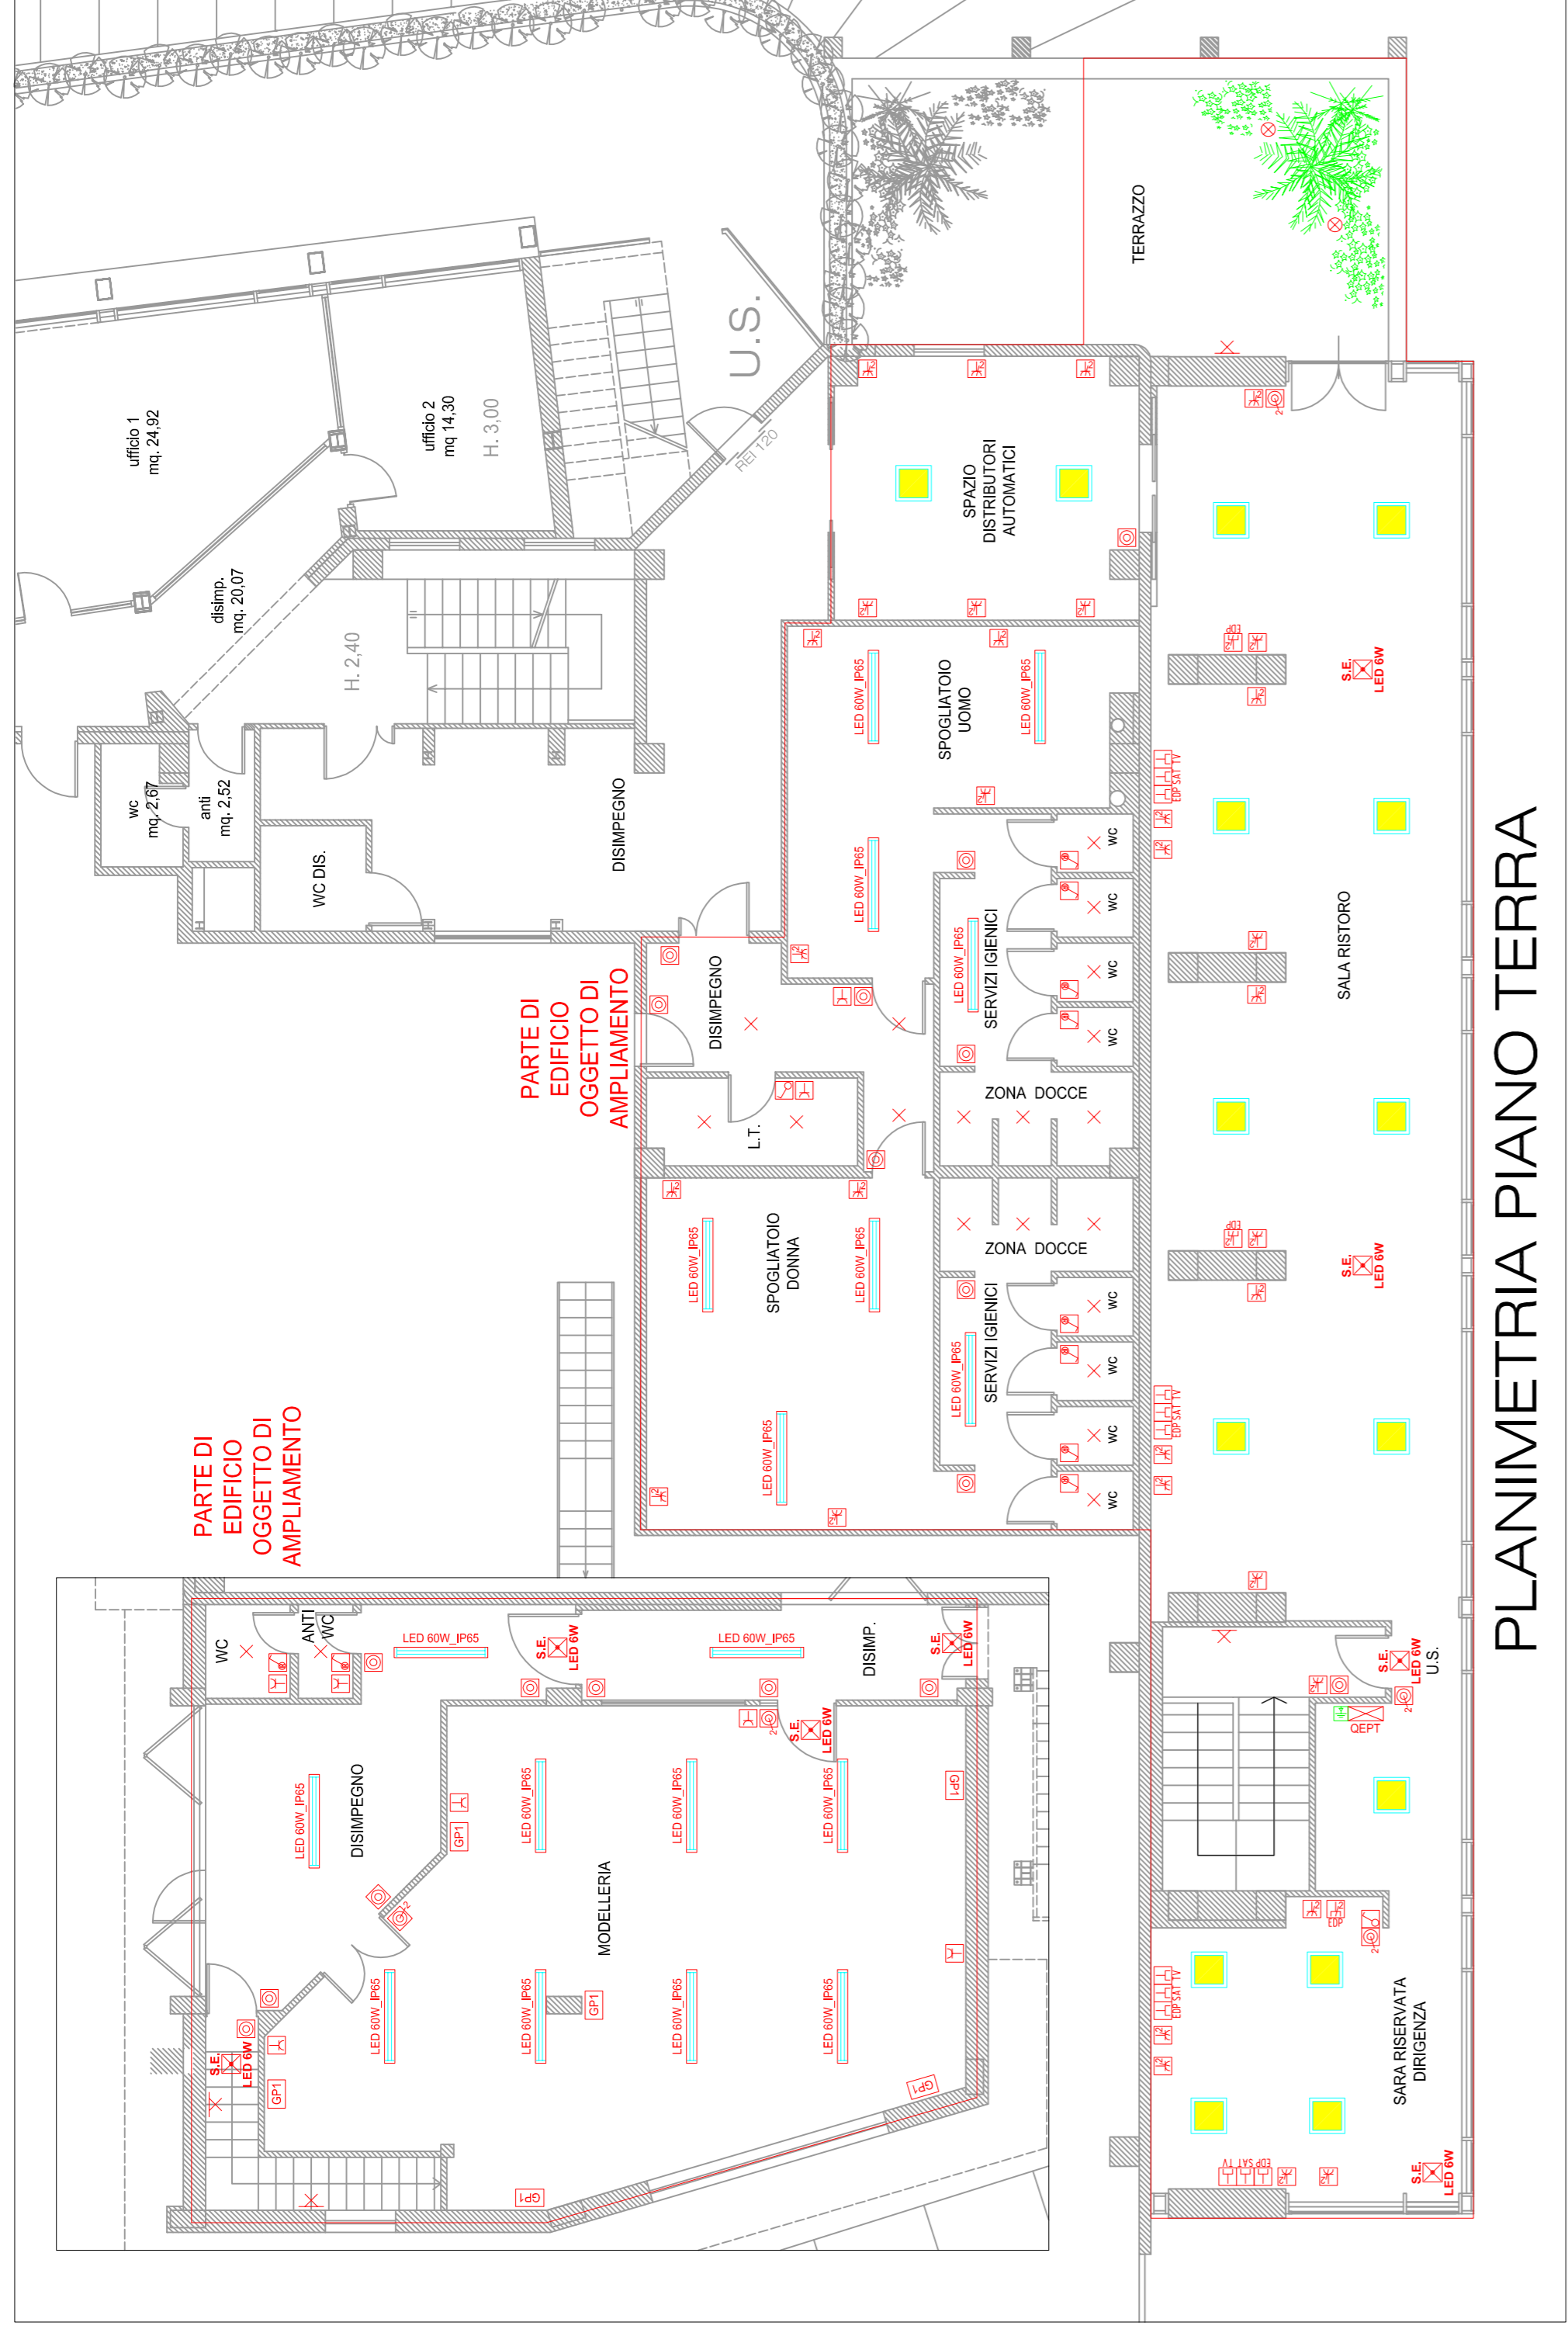


PLANIMETRIA PIANO TERRA

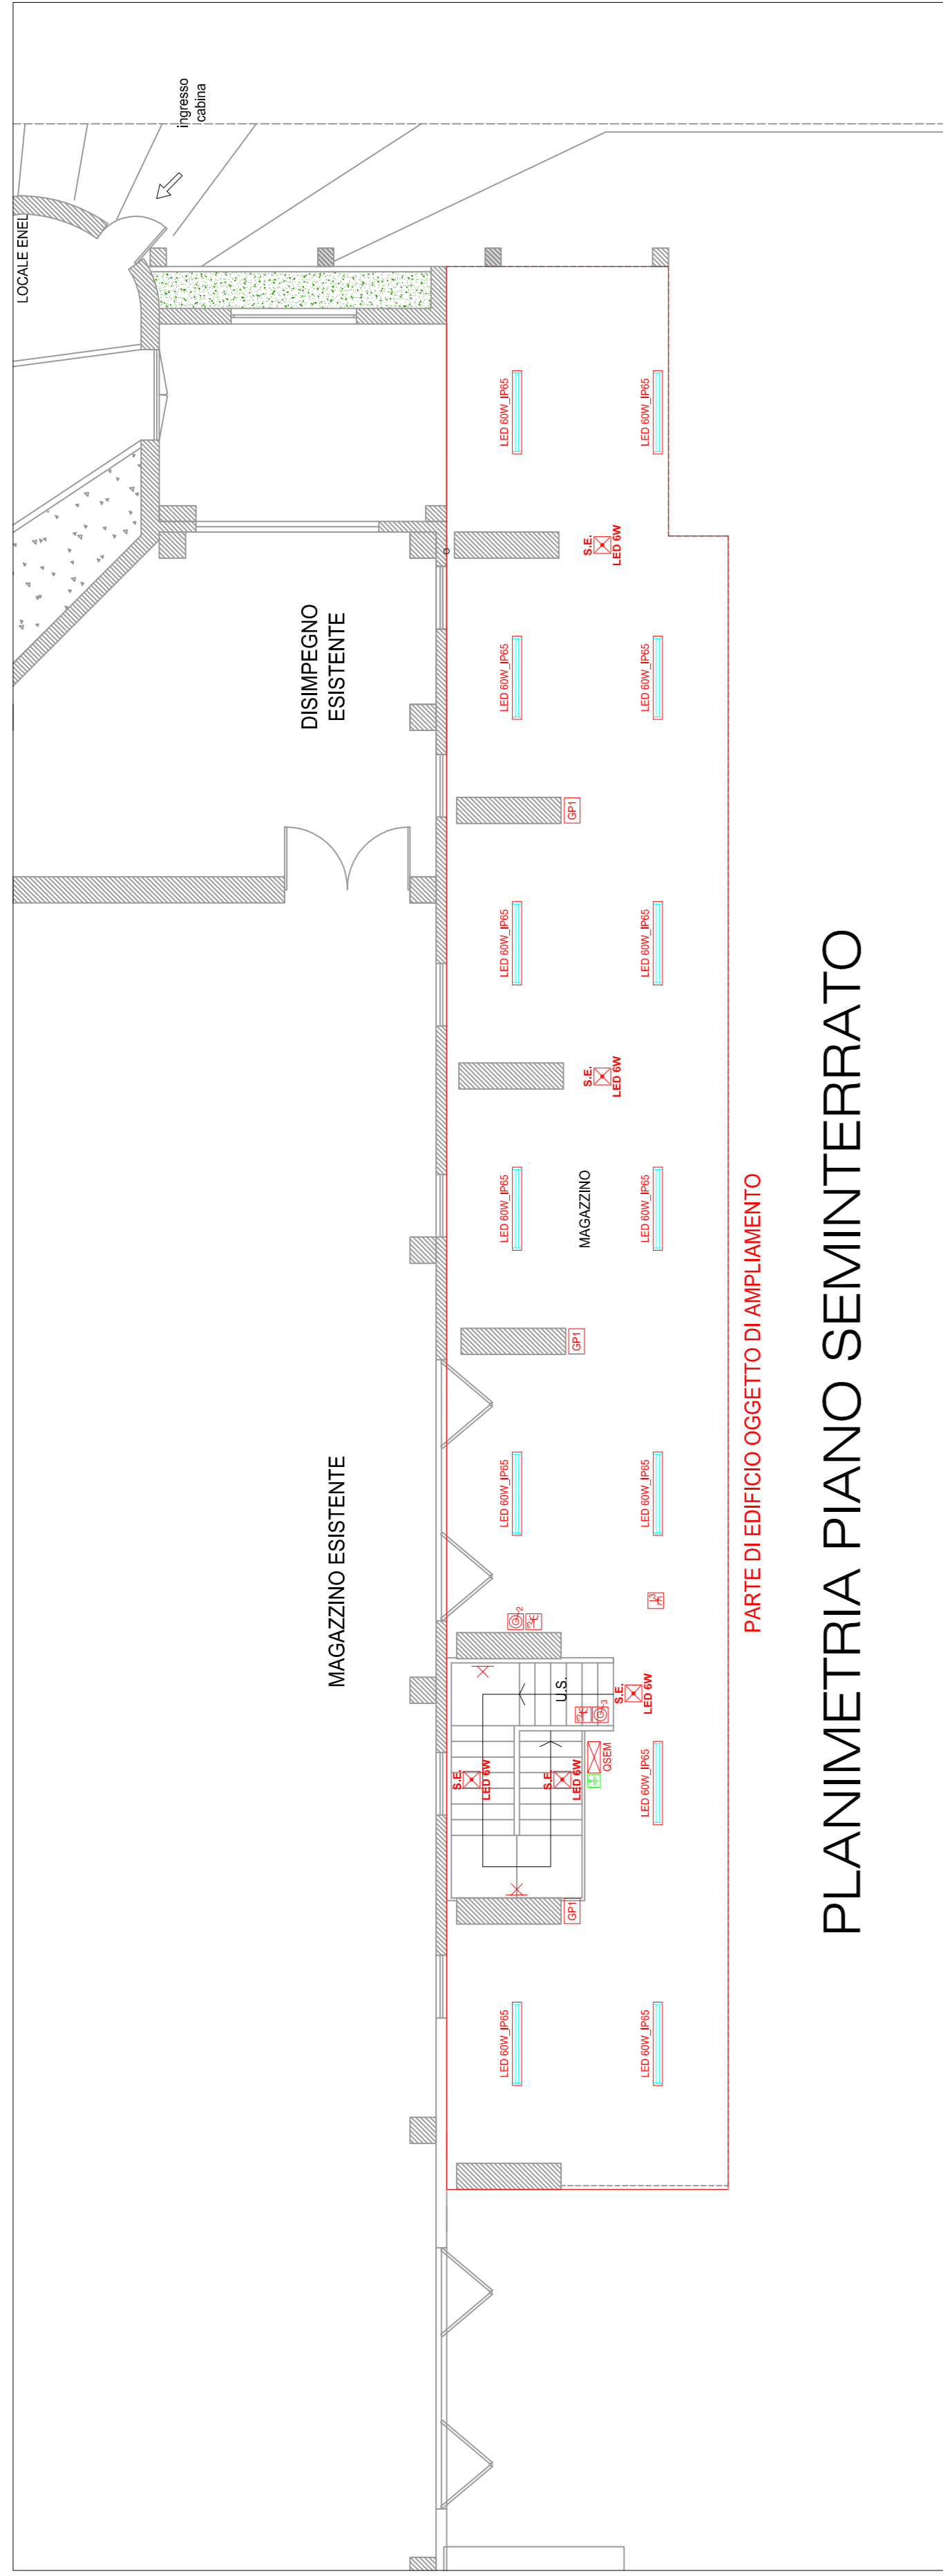



PLANIMETRIA PIANO SEMINTERRATO



PLANIMETRIA PIANO SECONDO

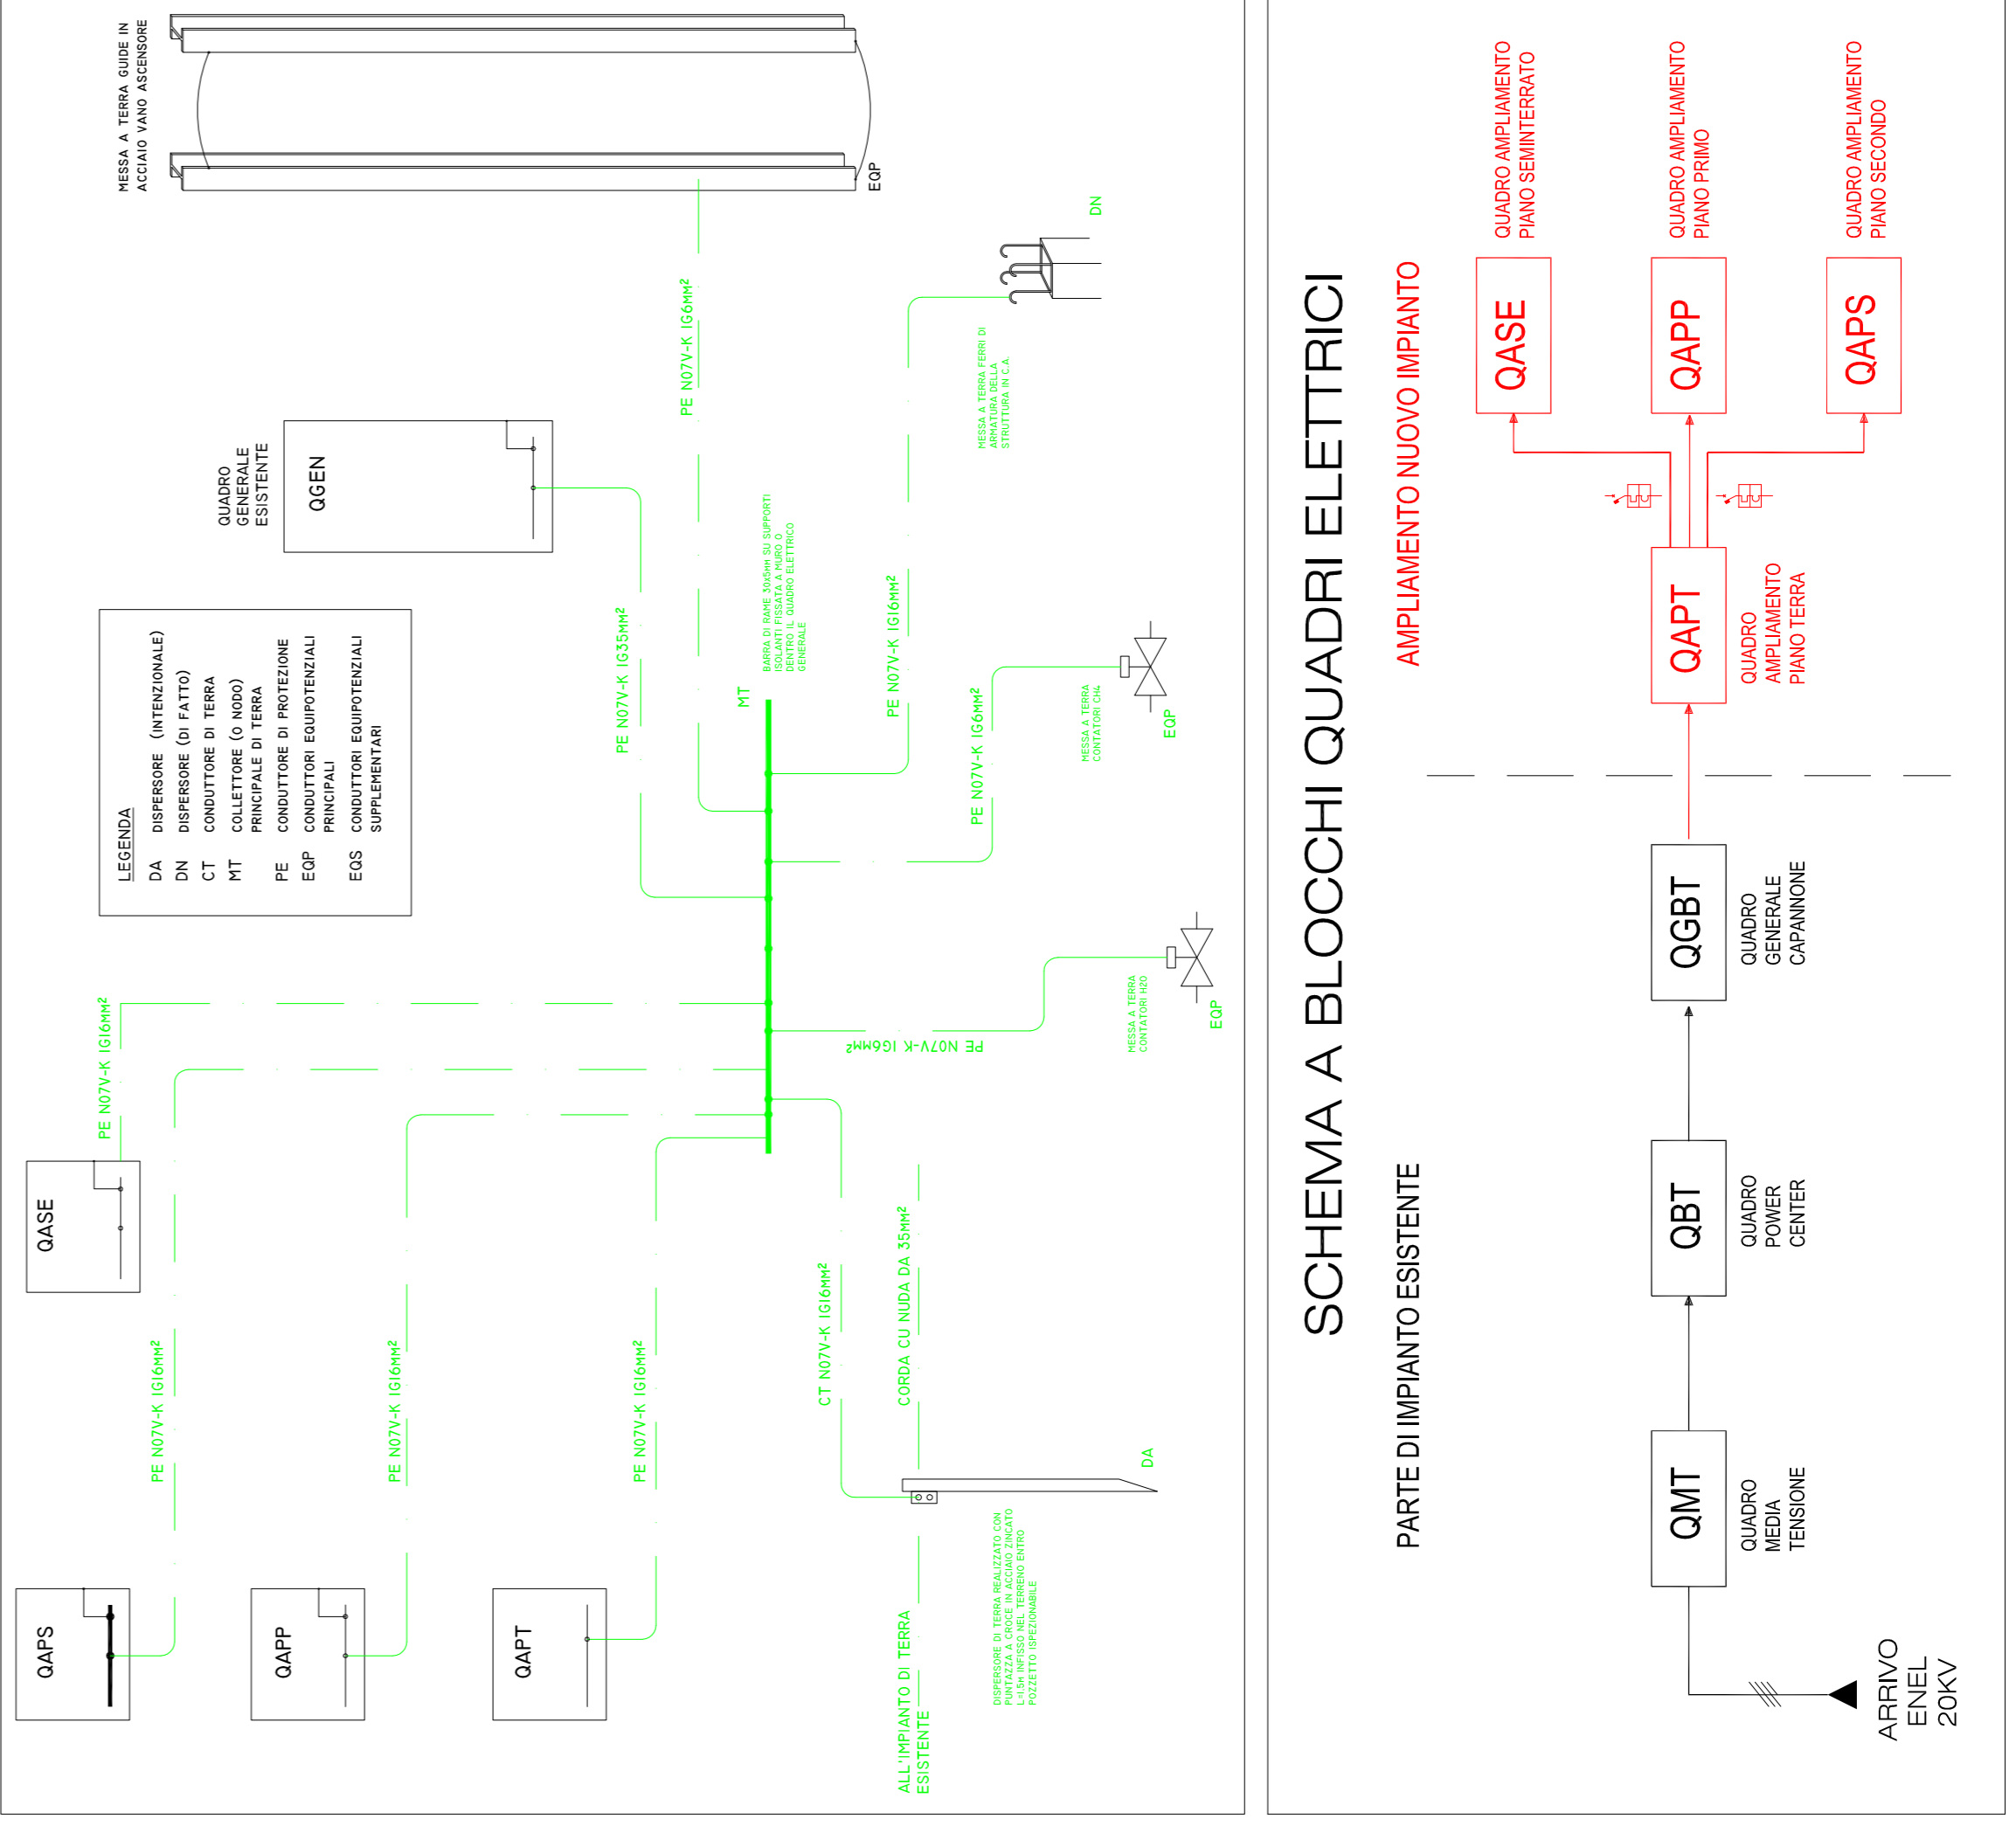

SCHEMA A BLOCCHI QUADRI ELETTRICI

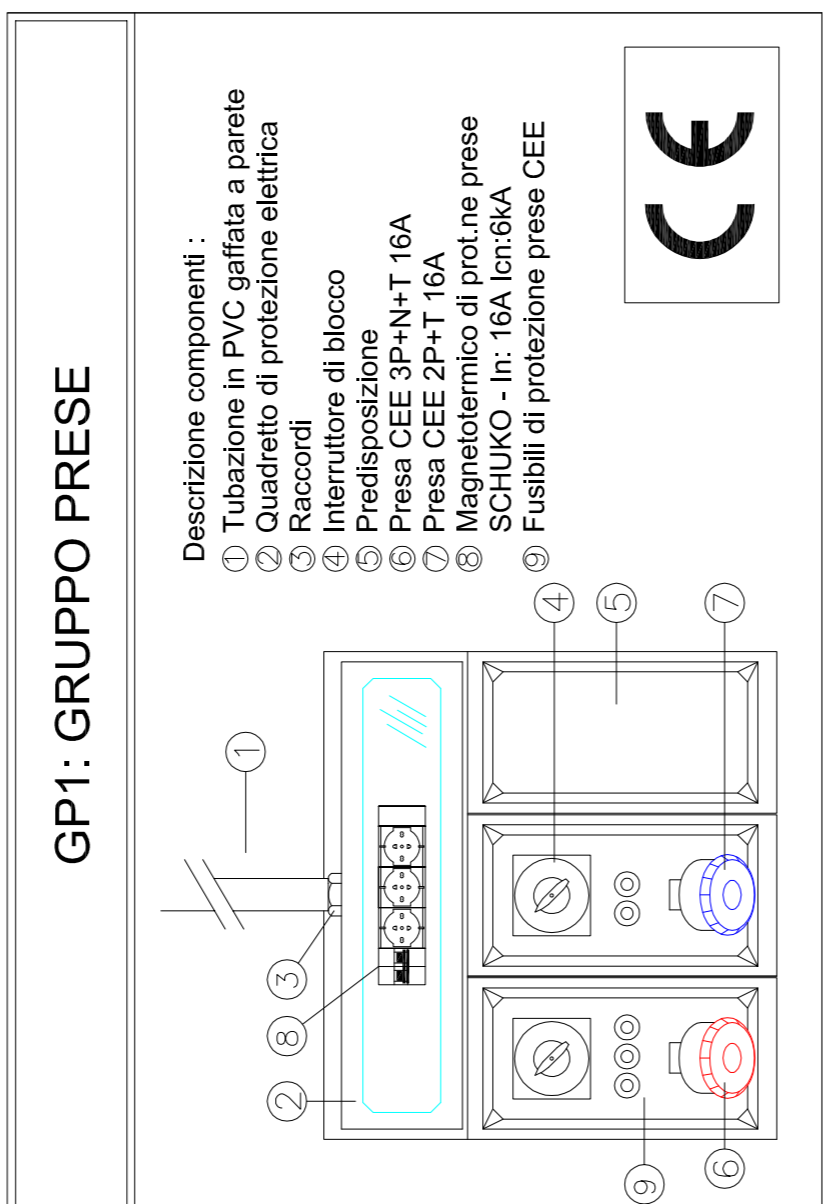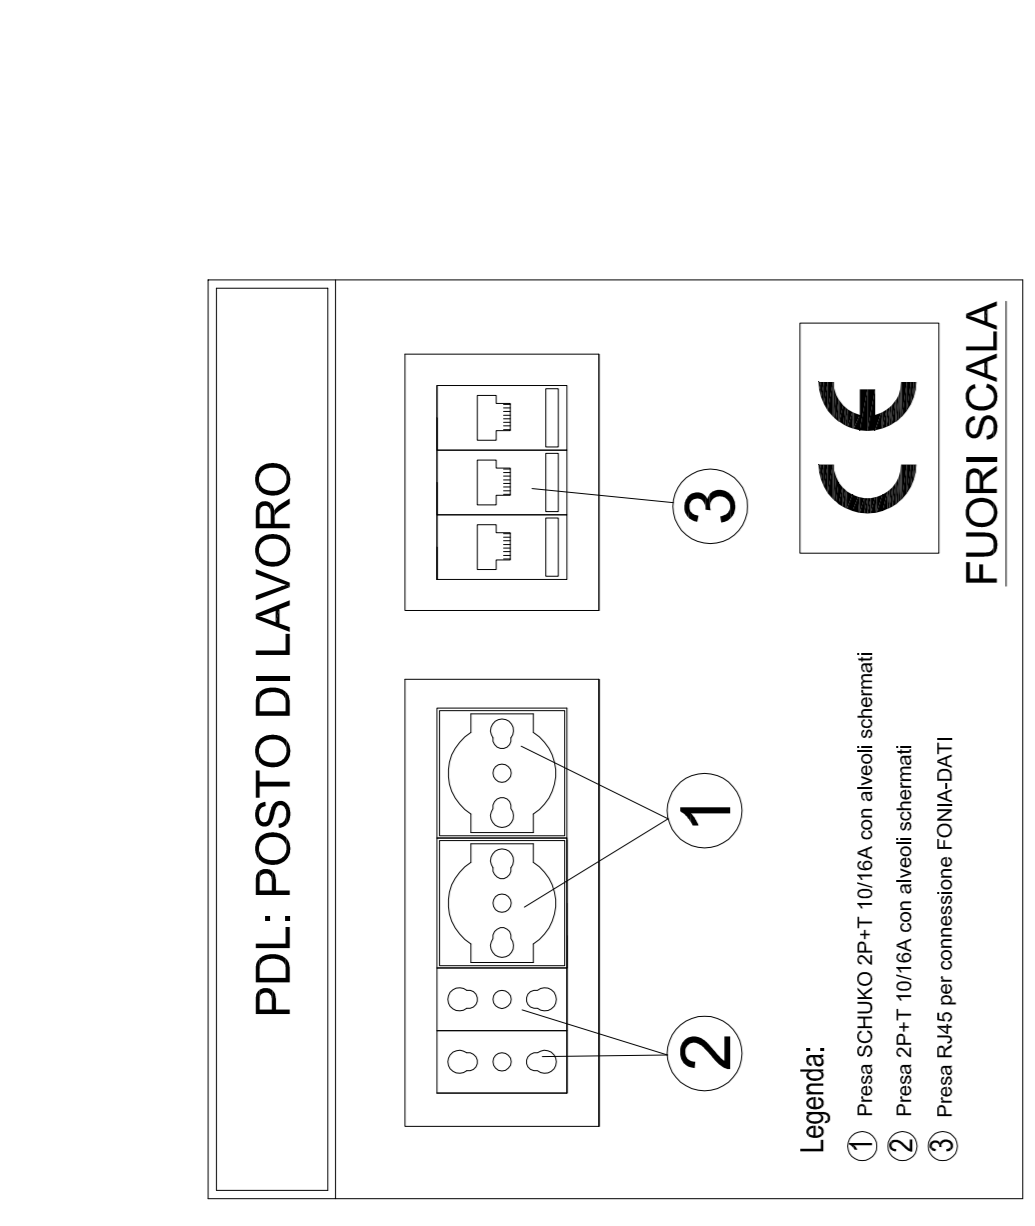

Comune di Porto San Giorgio
Provincia di Fermo

Variante Urbanistica
al piano di lottizzazione "comparto S. Vittoria"
AMPLIAMENTO EDIFICIO ARTIGIANALE

Immobile sito in via Calosci Onesti n. 19, S. Eusebio
Rif. Cat. N.C.E.U. Foglio 10 particelle n. 1059 sub 16

Sportello Unico Attività Produttive
L.R. 8 agosto 1992 n. 34, art. 26 quater - DPR 1460 del 7 settembre 2010 art. 8 - D.Lgs. 30/04/2016 n. 127

Proprietà:
UNICREDIT LEASING S.p.A.
sede: via Rivani, 5 - Bologna
LEGALE RAPPRESENTANTE: SIG. NUNCIATI SAURO
Firma per delega impresa Utilizzatore:
OFFEROCOSTRIZIONI S.p.A. & C.
sede via T. C. Onesti, 20 - 63822 Porto San Giorgio
LEGALE RAPPRESENTANTE:
SIG. GIANLUCA FRANCESCHINI

Comitente:
FENZI s.r.l.
Procuratore Delegato: BARTOLUCCI Fabrizio
nato a Roma il 29/07/1959 e
c.f. BRT FRZ 59L29 H501T

PROGETTO
G.D.N. associati - studio di architettura
via Firenze, 35 - 63000 Fermo - Tel. 0742/26811
architetto: ANTONIO ANTONI
architetto: GIUSEPPE GUERRINI
collaboratori: architetto Paolo Guadri
Ingegnere Giovanni Pardi
Ingegnere Gianluca Franceschini

IMPIANTO ELETTRICO E IMPIANTI SPECIALI
CIRCUIT: FORZA MOTRICE, LUCE E LUCE DI SICUREZZA
CIRCUITO DI TERRA, FONIA, DATI E TV

Conservat. MARZO 2017

SCALA: 1:100

E 03